


PŮDORYS STŘECHY

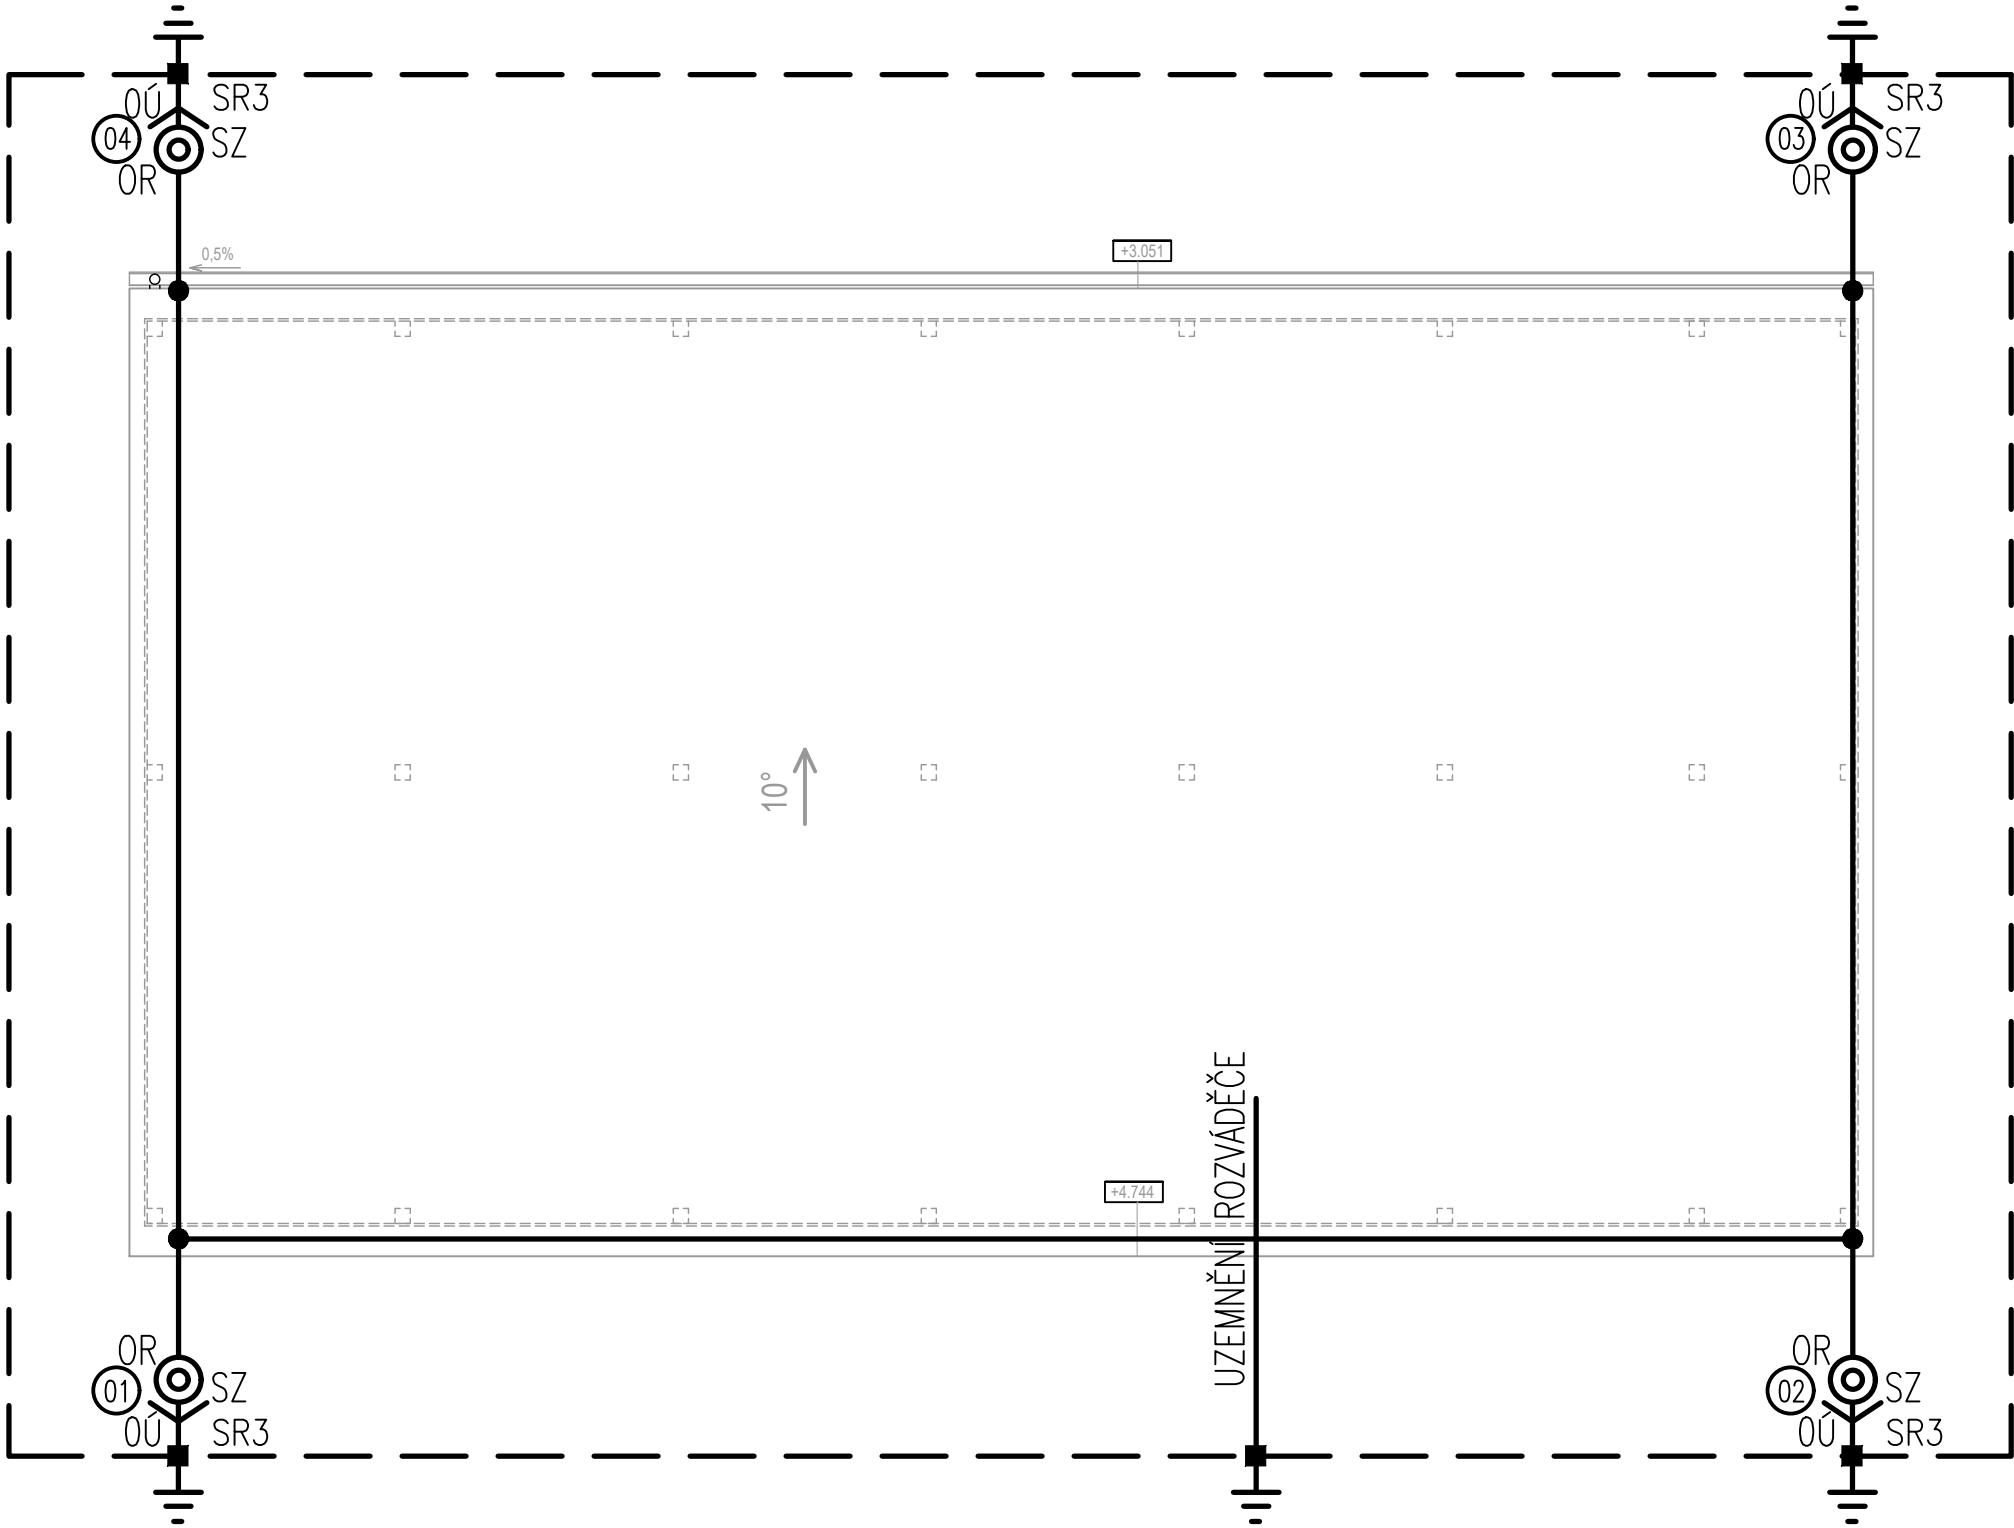

POZNÁMKA :

INSTALACE BUDE PROVEDENA DLE ČSN 33 2000–5–54 A ČSN EN 62305.
NA STŘEŠE JE VYTVOŘENA MŘÍŽOVÁ JÍMACÍ SOUSTAVA VODIČEM AlMgSi DN8. VODIČE JSOU UPEVNĚNÝ VHDNÝMI PODPĚRAMI – PODPĚRY VEDENÍ, PŘIPEVŇOVACÍ SVORKY, PŘÍCHYTKY. SOUSTAVA JE JE PŘIPOJENA NA ZEMNÍCI SOUSTAVU OBJEKTU POMOCÍ SVODŮ FeZn DN8 VŠECHNA ZAŘÍZENÍ NA STŘEŠE BUDOU PŘIPOJENA K JÍMACÍ SOUSTAVĚ UZEMŇOVACÍ PŘÍVODY PŘI PŘECHODU DO PŮDY V DÉLCE NEJMÉNĚ 30 cm POD POVRCH A 20 cm NAD POVRCH OPATŘIT PASIVNÍ OCHRANOU. JÍMACÍ SOUSTAVA BUDE PŘIPOJENA NA UZEMNĚNÍ TVOŘENÉ ZEMNÍCÍM PÁSKEM FeZn 30/4 mm PŘECHODOVÝ ODPOR SPOLEČNĚ UZEMŇOVACÍ SOUSTAVY MUSÍ BÝT MENŠÍ NEŽ 10 OHMŮ

LEGENDA :

- 01 OZNAČOVACÍ ŠTÍTEK
- ⊙ SVORKA ZKUŠEBNÍ – ZS
- SPOJE VEDENÍ S PŘÍSLUŠNOU KOMBINACÍ SVOREK
- ⊙ JP500 POMOCNÝ JÍMAČ Z DRÁTU FeZn 8mm, DÉLKA 500mm
- ⊙ JT2000/ID600 JÍMACÍ TYČ DÉLKY 2,0m UCHYCENÁ POMOCÍ IZLOLAČNÍCH DRŽÁKŮ DÉLKY 600mm
- ⊙ JT2000/BP JÍMACÍ TYČ DÉLKY 2,0m UCHYCENÁ V BETONOVÉM PODSTAVCI
- JÍMACÍ SOUSTAVA NA PODPĚRÁCH
- - - - - ZEMNÍCI PÁSEK VE VÝKOPU 35x70 cm
- EPS SVORKOVNICE VYROVNÁNÍ POTENCIÁLŮ A PRO PŘIPOJENÍ OCHRANNÝCH VODIČŮ ELEKTRICKÝCH ZAŘÍZENÍ

±0 = 158,60 m.n.m BVP

DOKUMENTACE JE DUŠEVNÍM MAJETKEM FIRMY HUTNÍ PROJEKT Frýdek-Místek a.s. A NESMÍ BÝT POUŽITA BEZ JEJÍHO VĚDOMÍ."

a)				
OZN.	ZMĚNA	DATUM	PROVEDL	KONROLA
VYPRACOVAL	ING. PETR HANÁČEK	HUTNÍ PROJEKT FRÝDEK-MÍSTEK HUTNÍ PROJEKT Frýdek-Místek a.s. DATUM 10/2023 ÚČEL STAVEBNÍ ŘÍZENÍ Č. ZAK. 11210-003-001 ARCHIVNÍ ČÍSLO HP4-4-99620 LISTŮ 1 POČET A4 2 MĚŘÍTKO 1:75 POŘADOVÉ Č. 08		
PROJEKTANT	ING. PETR HANÁČEK			
SCHVÁLIL	ING. MICHAL ONDROUŠEK			
KONTROLOVAL	ING. MICHAL ONDROUŠEK			
INVESTOR	Město Břeclav	SO09 OBJEKT FILTRŮ ARCHITEKTONICKO STAVEBNÍ ŘEŠENÍ UZEMNĚNÍ		
MÍSTO STAVBY	Fibichova 3385/1, 690 02 Břeclav			
STAVBA	PD - REKONSTRUKCE MĚSTSKÉHO KOUPALIŠTĚ V BŘECLAVI			