


LEGENDA :

- ULIČNÍ PLYNOVOD
OZNAČENÍ VĚTVE
DOSAŽADNÍ STL PLYNOVOD
NÁPOJNÝ BOD

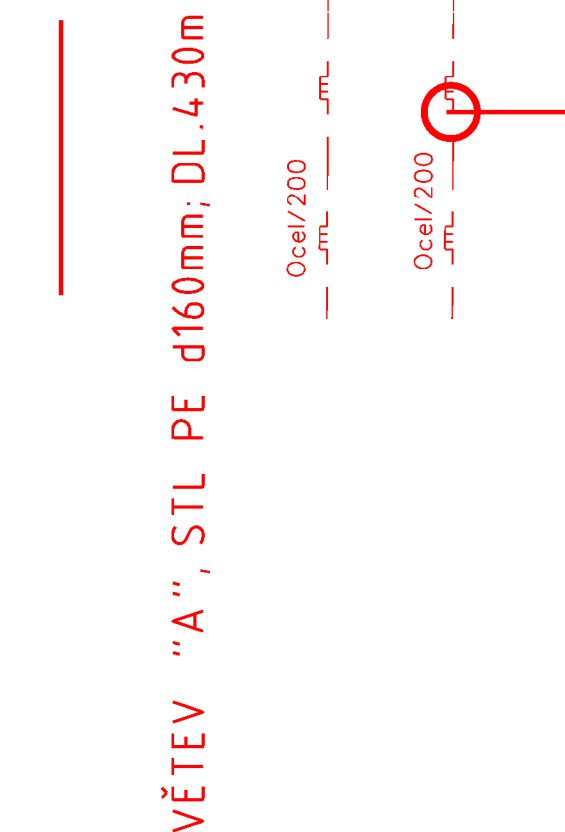

ŘEKA DŮJE

ŘEKA DŮJE

ŘEKA DŮJE

ŘEKA DŮJE

ŘEKA DŮJE

ŘEKA DŮJE

ŘEKA DŮJE

Výškový systém: Bpv		Zodp. projektant: Jiří Třináctý, DIS.		Vyracovali: Jiří Třináctý, DIS.		Jiří Třináctý, DIS. PROJEKCE INŽENÝRSKÝCH SIT Za Bankou 4, 690 02 BRECLAV tel.: 511 112 761, e-mail: jtr@pmpro.cz	
Obec: Breclav		Investor: Město Breclav, nám. T.G.Masaryka 3, 690 81 Breclav		Katastr. území: Breclav		Datum: X/2022	
AKCE: REVITALIZACE AREÁLU BÝVALÉHO CUKROVARU BRECLAV		Číslo zakázky:		Formát: 6 x A4		Supl.: STUDIE	
OBSAH: SITUACE - ULIČNÍ PLYNOVODY		TECHNICKÁ INFRASTRUKTURA, SO 501-PLYNOVOD		Měřítko: 1 : 1000		Číslo přílohy: 1	
						Část: D.4	