



**Ledová kašna - půdorys**  
MĚŘÍTKO 1 : 50

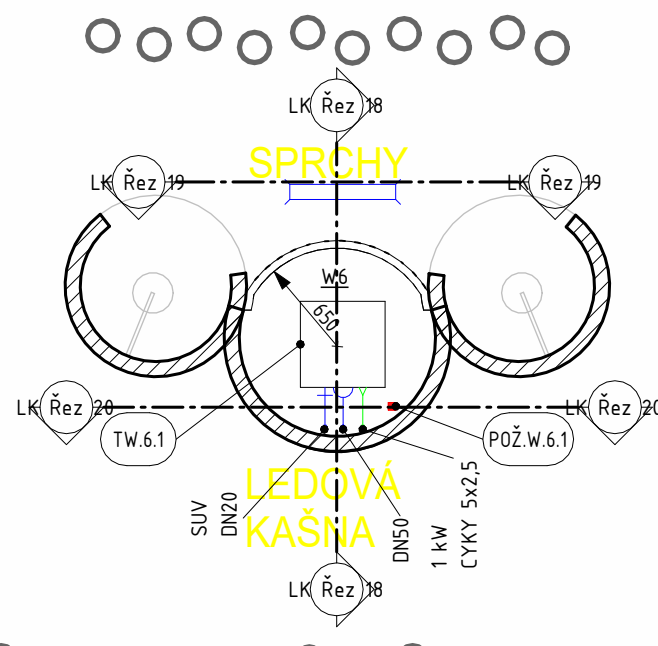

**Ledová kašna - půdorys - technologie**  
MĚŘÍTKO 1 : 50

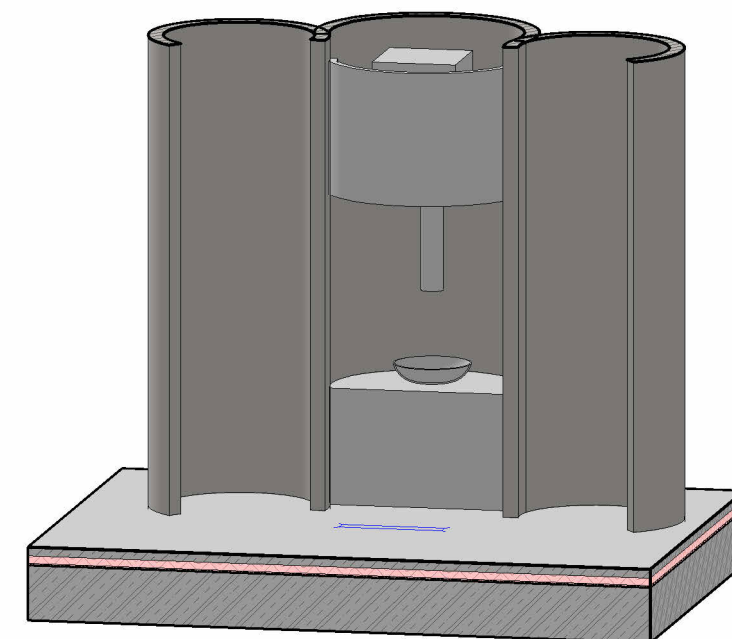

**Pohled Ledová kašna**  
MĚŘÍTKO

## LEGENDA TECHNOLOGIE

Označení	Komentáře	Počet
TW.3.1	Saunová kamna 12kW	1
TW.4.1	Saunová kamna 15kW	1
TW.5.1	Saunová kamna 12kW	3
TW.6.1	Vyvíječ ledu	1

## POŽADAVKY NA PROFESE - LEDOVÁ KAŠNA

Označení	Komentáře k typům	Parametry požadavku
POŽ.W.6.1	ODVĚTRÁNÍ PROSTORU STROJOVNY A SOUVISEJÍCÍCH PROSTOR	

## PD - REKONSTRUKCE MĚSTSKÉHO KOUPALIŠTĚ V BŘECLAVI

Datum: 23.12.2022

Název výkresu:

Půdorys - Ledová kašna

Formát:

2 x A4

Měřítko:

1 : 50 1:5

Číslo přílohy:

D02.13.03.07